



PL0207 - 2e verdieping met overloop, technische ruimte en 1 onbenoemde ruimte

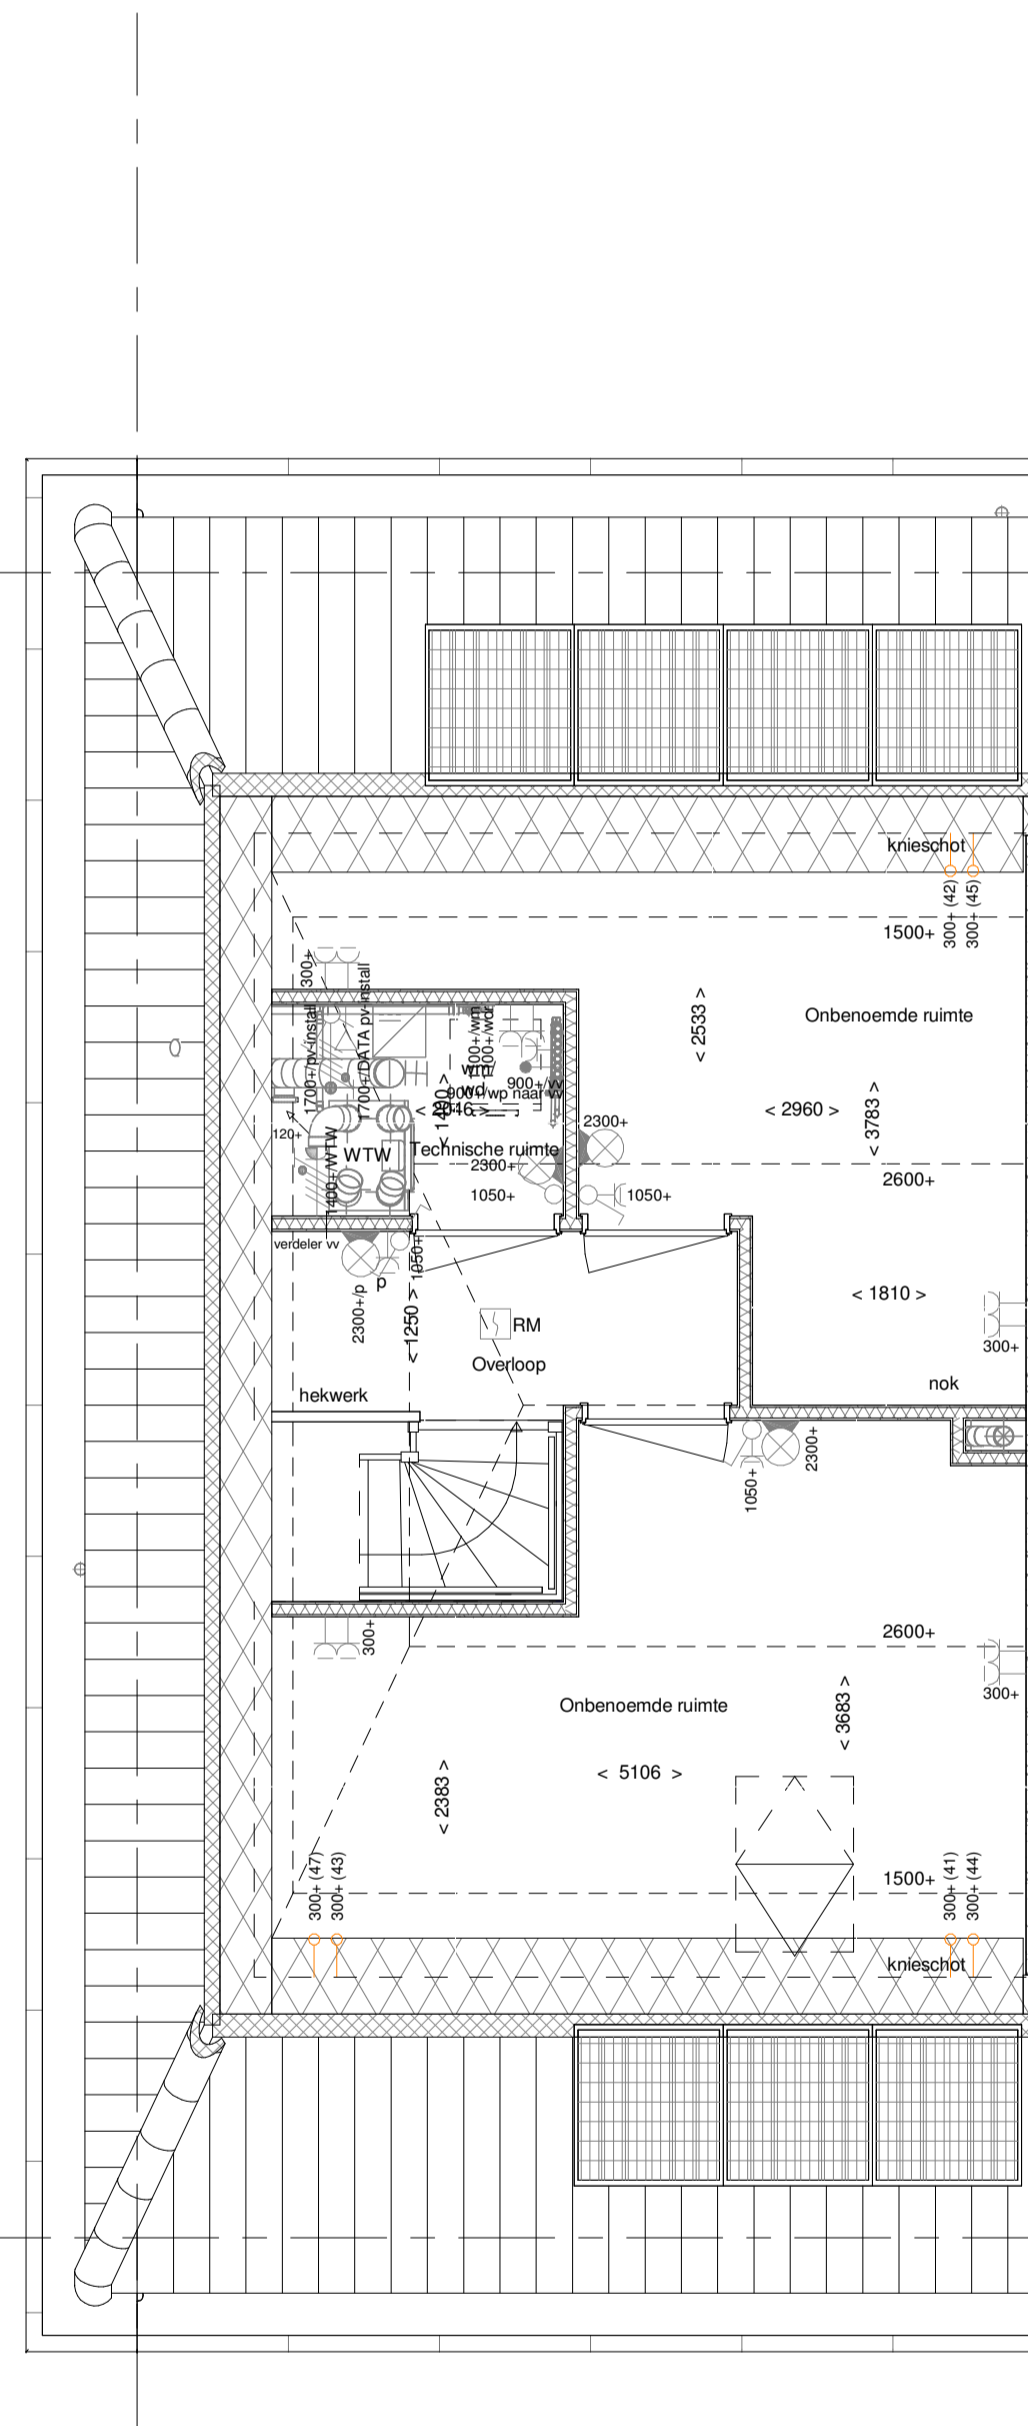

PL0209 - 2e verdieping met overloop, technische ruimte en 2 onbenoemde ruimten

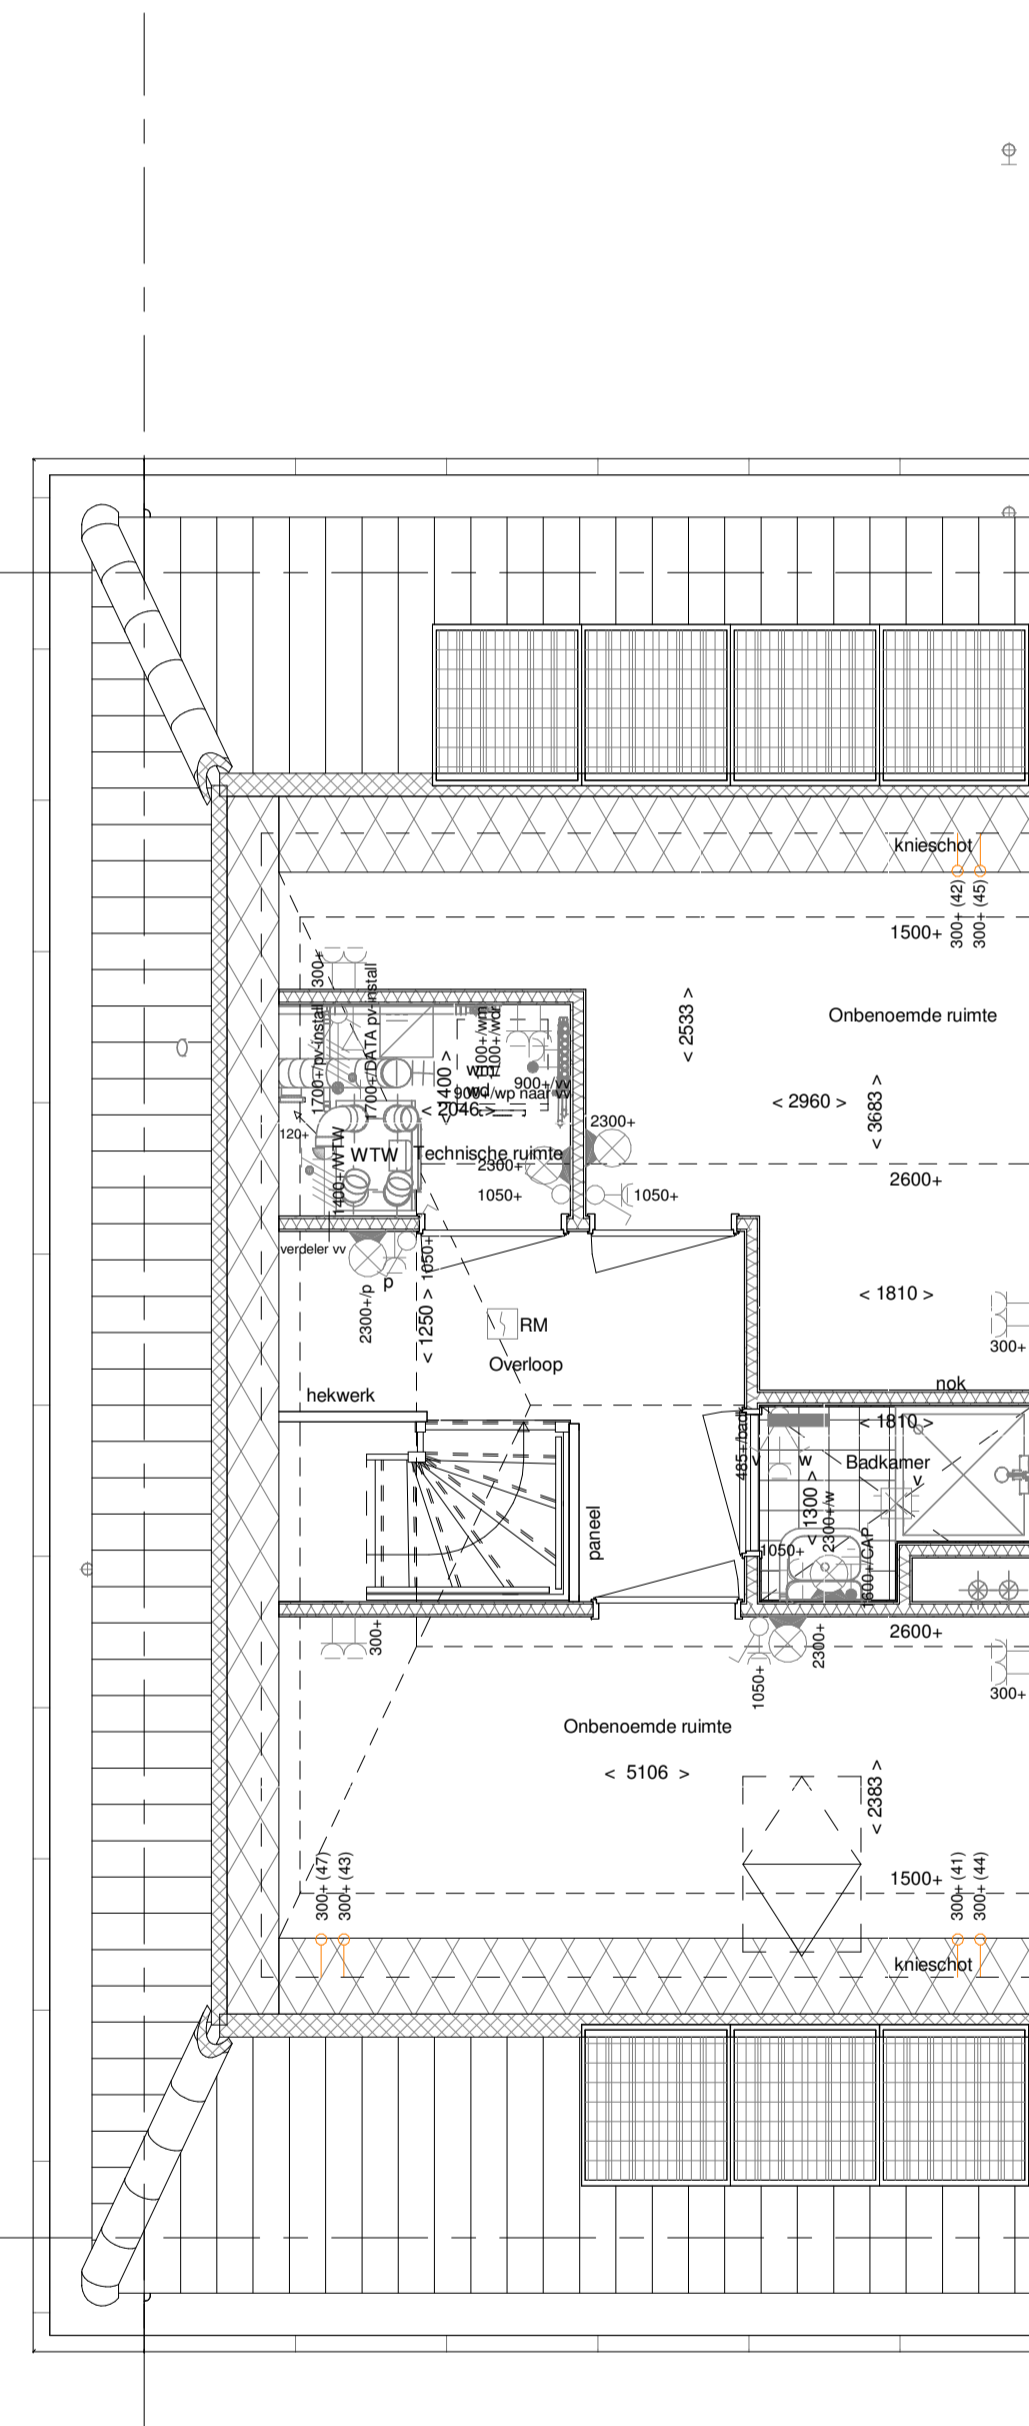

PL0213-ELI - 2e verdieping met overloop, technische ruimte, 2 onbenoemde ruimten en 1 extra badkamer
TR1250 - Dichte trap van 1e naar 2e verdieping

ELEKTRISCHE INSTALLATIE

- Aansluitpunt 1 fase, nul en beschermingscontact, pv-install bedraad, niet afgemonteerd (loos in mk)
- Aansluitpunt voeding PV-installatie (indien PV-install aanwezig)
- Loze leiding wordt bedraad met CAI en UTP kabel, niet afgemonteerd, en op rol in meterkast (pv-inst alleen bedraad met UTP kabel)
- Aansluitpunt TV wordt bedraad met CAI en UTP kabel, afgemonteerd met CAI wandcontactdoos en female stekertje in meterkast
- Aansluitpunt DATA wordt bedraad met CAI en UTP kabel, afgemonteerd met RJ45 wandcontactdoos en RJ45 stekertje in meterkast (afgemonteerd DATA indien PV-install aanwezig)
- Armatuur met invoegpunt aan buitenzijde, op wand
- Bel
- Centraal aardpunt
- Centraaldoos tbv verlichting
- Drukknop
- Enkelpolige schakelaar met wandcontactdoos, verhoogde aanrakingsveiligheid
- Aansluitpunt tbv armatuur op wand
- Rookmelder, optisch op lichtnet conform NEN 2555
- Schakelaar, 1-polig
- Schakelaar, 1-polig, met ingebouwde signaallamp, scene schakelaar "ALLES UIT" free@home
- Schakelaar, serie-
- Schakelaar, wissel-
- Schakelaar, wissel-, 2-voudige uitvoering
- Schakelaar, wissel-/enkelpolig
- Schakelaar, wissel-/enkelpolig met ingebouwde signaallamp
- Schakelaar, 3-standen tbv bediening ventilatie
- Sturing naar wp (rbe)
- Buitenvoeler (N-NO zijde schaduwrijk)
- Verdelinrichting
- Wandcontactdoos 1-voudig met beschermingscontact, verhoogde aanrakingsveiligheid
- Wandcontactdoos 1-voudig met beschermingscontact, waterproof
- Wandcontactdoos 2-voudig met beschermingscontact, verticaal, verhoogde aanrakingsveiligheid
- Wandcontactdoos 2-voudig met beschermingscontact, horizontaal, verhoogde aanrakingsveiligheid
- Wandcontactdoos met wisselschakelaar, verhoogde aanrakingsveiligheid
- Wandcontactdoos, perilex, 2x230V tbv foruis
- Wandcontactdoos, perilex, mv 230V, WP 400V

CENTRALE VERWARMING - EN WATERINSTALLATIE

- hwa = hemelwaterafvoer - voor posities zie blokkoverzicht
- buitenkraan vorstvrij
- opstelplaats warmtepomp (WP)
- opstelplaats expansievat
- opstelplaats verdelervoerverwarming
- verwarmingselement in badkamer elektrisch

VENTILATIE INSTALLATIE

- opstelplaats gebalanceerde ventilatie (WTW)
- afzuigpunt mechanische ventilatie plafond
- afzuigpunt mechanische ventilatie wand
- natuurlijk ventilatiepunt
- toevoerpunt mechanische ventilatie plafond
- toevoerpunt mechanische ventilatie wand

BOUWKUNDIG RENVOOI

- Kruipruik
- Entree symbol
- betonwanden - langsgewel 90 mm - kopgevel en woningscheidende wanden 100 mm
- isolatie 160 mm
- metselwerk 100 mm
- gasbeton 70/100 mm
- ongeïsoleerde metalstud wand 100 mm
- geïsoleerde metalstud wand 100 mm
- HSB-wand, 118mm
- dakpakket
- ribbenvloer 350 mm
- betonvloer 200 mm
- dekvloer 70 mm
- wandtegelwerk vlg. technische omschrijving
- Draairichting Volgens DIN-norm
- * Akoestische rooster / valdorpel / stofdorpel slaapkamerdeuren

OPSTELPLAATS

- wm = wasmachine
- wd = wasdroger

Bouwnummers 76+77 & 180 t/m 185

Wijziging nr.	Wijziging datum	Wijziging omschrijving
<div style="display: flex; justify-content: space-between;"> <div style="width: 60%;"> <p>Projectnaam: Land van Dico - Fase 2</p> <p>Projectlocatie: Uden</p> <p>Projectnr.: G.104188_11646</p> </div> <div style="width: 35%; text-align: right;"> <p>heijmans Woningbouw</p> <p><small>Graafsebaan 65 Postbus 171 5248 JT Rosmalen 5240 AD Rosmalen</small></p> <p><small>T 073 - 543 51 11 F 073 - 543 51 51</small></p> </div> </div>		
<div style="display: flex; justify-content: space-between;"> <div style="width: 60%;"> <p>Opdrachtgever: Heijmans Vastgoed BV</p> <p>Architect: Omni Architecten</p> <p>Projectfase: Verkooptekening</p> <p>Onderwerp: Plattegronden opties, 2e verdieping C01_60_SK, basis indeling</p> </div> <div style="width: 35%; text-align: right;"> <p>Formaat: A1 verlengd</p> <p>Schaal: 1:50</p> <p>Datum: 15-11-2019</p> <p>Getek.: KW</p> <p>VK-1.973</p> </div> </div>		